


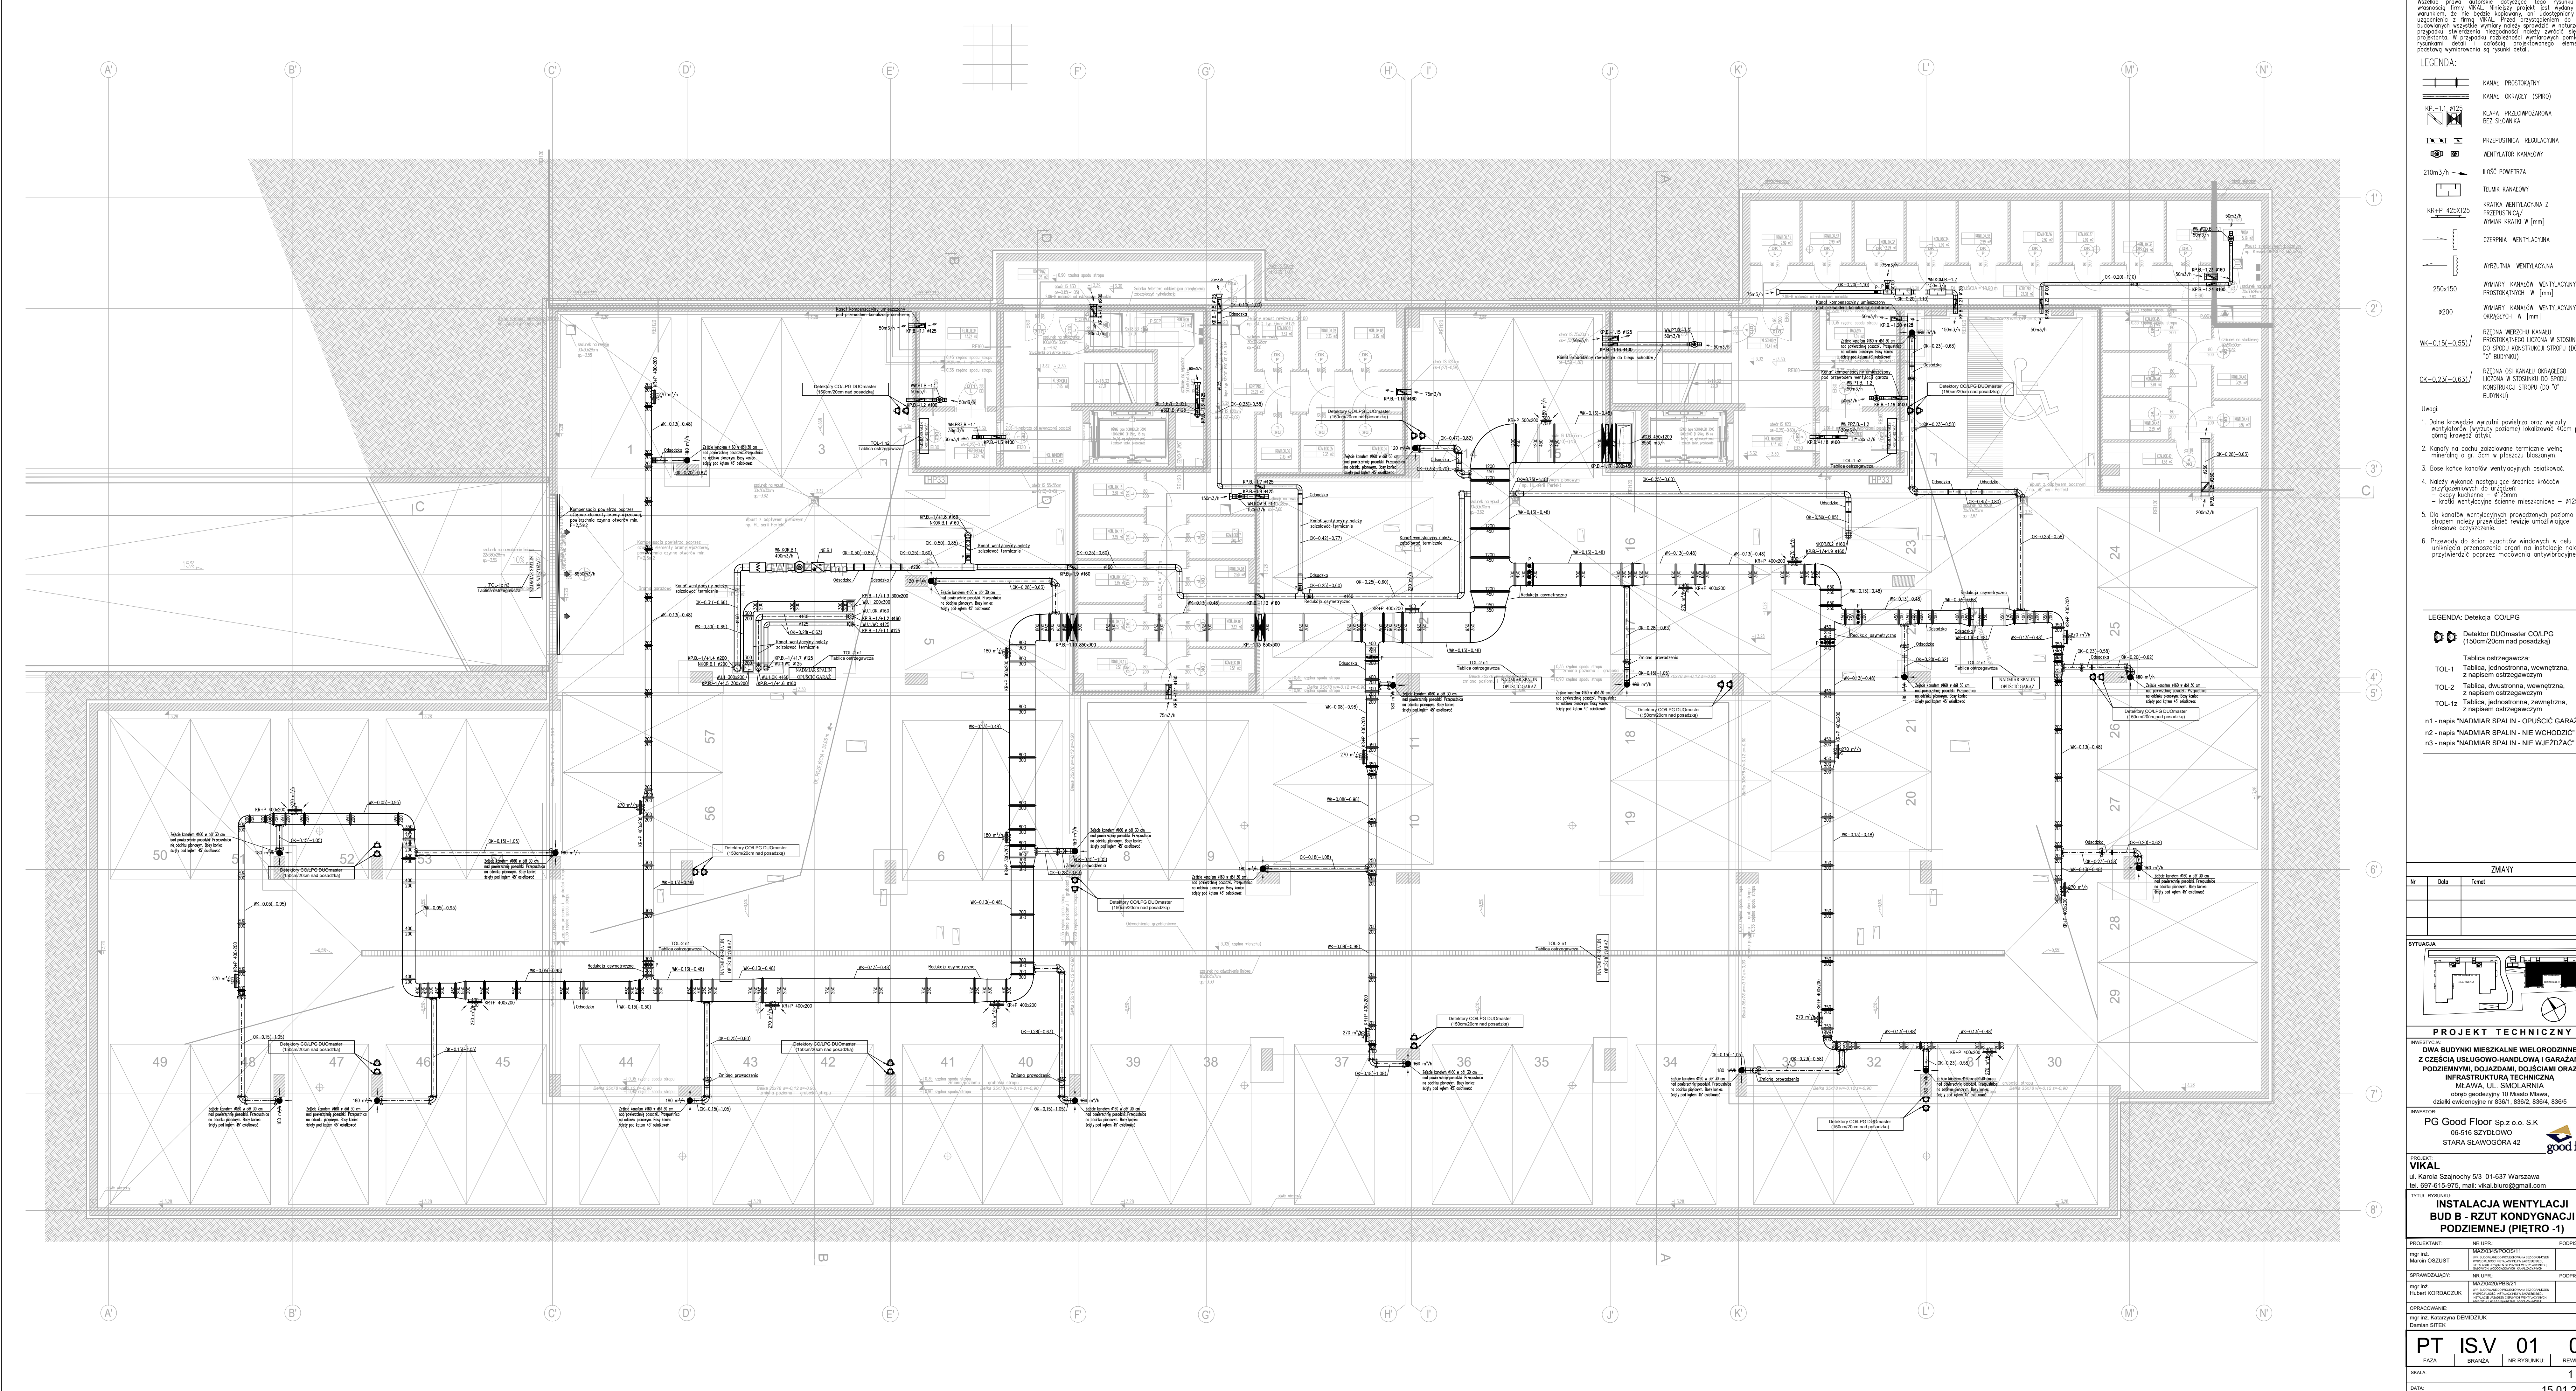


Wszelkie prawa autorskie dotyczące tego rysunku są własnością firm VIKAL. Niniejszy projekt jest wydany pod warunkiem, że nie będzie kopiowany, ani udostępniany bez uprzedzenia z firm VIKAL. Przed przystąpieniem do prac budowlanych wszystkie wydruki należy sprawdzić w naturze. W przypadku stwierdzenia niezgodności należy zwrócić się do projektanta. W przypadku rozbieżności wymiarów pomiędzy rysunkami detali i opisami projektowego elementu, podstawą wymiarowania są rysunki detali.

- LEGENDA:
- KANAL PROSTOKĄTNY
 - KANAL OKRĄGLY (SPRO)
 - KP-1.1 #125 KLAPA PRZEWODZAROWA BEZ SŁOWNIKA
 - PRZEPUSZCZKA REGULACYJNA
 - WENTYLATOR KANAŁOWY
 - 210m3/h IŁOŚĆ POWIERZCHA
 - TŁUMIK KANAŁOWY
 - KR-P 425x125 KRATKA WENTYLACYJNA Z PRZEPUSZCZKĄ WYMIAR KRATKI W [mm]
 - CZERPNA WENTYLACYJNA
 - WIRZUTKA WENTYLACYJNA
 - 250x150 WYMIARY KANAŁÓW WENTYLACYJNYCH PROSTOKĄTNYCH W [mm]
 - ø200 WYMIARY KANAŁÓW WENTYLACYJNYCH OKRĄGLYCH W [mm]
 - RZĘDZA WERZCHU KANAŁU PRZISŁANIEGO ŁIŻONA W STOSUNKU DO SPODU KONSTRUKCJA STROPU (DO 10" BUDYNKU)
 - RZĘDZA OS KANAŁU OKRĄŻEŁO ŁIŻONA W STOSUNKU DO SPODU KONSTRUKCJA STROPU (DO 10" BUDYNKU)

- Uwagi:
- Dołne krawędzie wyrzutni powietrza oraz wyrzutni wentylatorów (wyrzutni poziome) lokalizować 40cm ponad górną krawędź dachu.
 - Kanały na dachu zaizolować termicznie warstwą minieralną o gr. 5cm w płaszczyźnie pionowej.
 - Base końców kanałów wentylacyjnych osiadać.
 - Należy wykonać następujące średnice króćców przyłączeniowych do urządzeń:
 - Osłony kłusowe = ø125mm
 - Kratki wentylacyjne ściennie mieszkaniowe = ø125mm.
 - Dla kanałów wentylacyjnych prowadzonych poziomo pod stropem należy prowadzić kable uniemożliwiające okresowe oczyszczenie.
 - Przewody do ścian szczytowych windowych w celu uniknięcia przeniesienia dźwięku na instalację należy przytwierdzić poprzez mocowania antywibracyjne.

- LEGENDA: Detektory COILPG
- Detektor DUOMaster COILPG (150cm/20cm nad posadzką)
- Tablica ostrzegawcza:
- TOL-1 Tablica, jednostonna, wewnętrzna, z napisem ostrzegawczym
 - TOL-2 Tablica, dwustonna, wewnętrzna, z napisem ostrzegawczym
 - TOL-1z Tablica, jednostonna, zewnętrzna, z napisem ostrzegawczym
- n1 - napis "NADMIAR SPALIN - OPUŚCIE GARAZ"
- n2 - napis "NADMIAR SPALIN - NIE WCHODZIĆ"
- n3 - napis "NADMIAR SPALIN - NIE WJEDZĄC"

ZMIANY		
Nr	Data	Temat

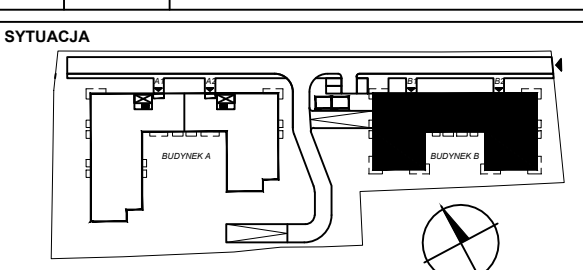

PROJEKT TECHNICZNY

WZROST: DWA BUDYNKI MIESZKALNE WIELORODZINNE Z CZĘŚCIĄ USŁUGOWO-HANDLOWĄ I GARAZAMI PODZIEMNYMI, DOJAZDAMI, DOJŚCIAMI ORAZ INFRASTRUKTURĄ TECHNICZNĄ

MAŁWA, UL. ŚMOLARNIA

obsz. geodezyjny 10 Miasło Mała, działki ewidencyjne nr 836/1, 836/2, 836/4, 836/5

WYKONAWCA:

PG Good Floor Sp. z o.o. S.K.

06-516 SZYDŁOWO

STARA SŁAWOGÓRA 42

good floor

PROJEKT:

VIKAL

ul. Karłowicza Szajnoch 5/3 01-637 Warszawa

tel. 697-615-975, mail: vikal.buro@gmail.com

TYTUŁ RYSUNKU:

INSTALACJA WENTYLACJI

BUD B - RZUT KONDYGNACJI

PODZIEMNEJ (PIĘTRO -1)

PROJEKTANT:

NR UPK: WZROST/PROJEKT

PODPIS: MACHOŃ

OPRAWIAJĄCY:

NR UPK: WZROST/PROJEKT

PODPIS: HUBERT KORDACZUK

OPRAWIAJĄCY:

nr 2: Katarzyna DEMIDCZUK

Demian SITEK

PT IS.V 01 0

FAZA: BRANŻA: NR RYSUNKU: REWIZJA:

SKALA: 1 : 75

DATA: 15.01.2024